


PLAN DE SITUATION

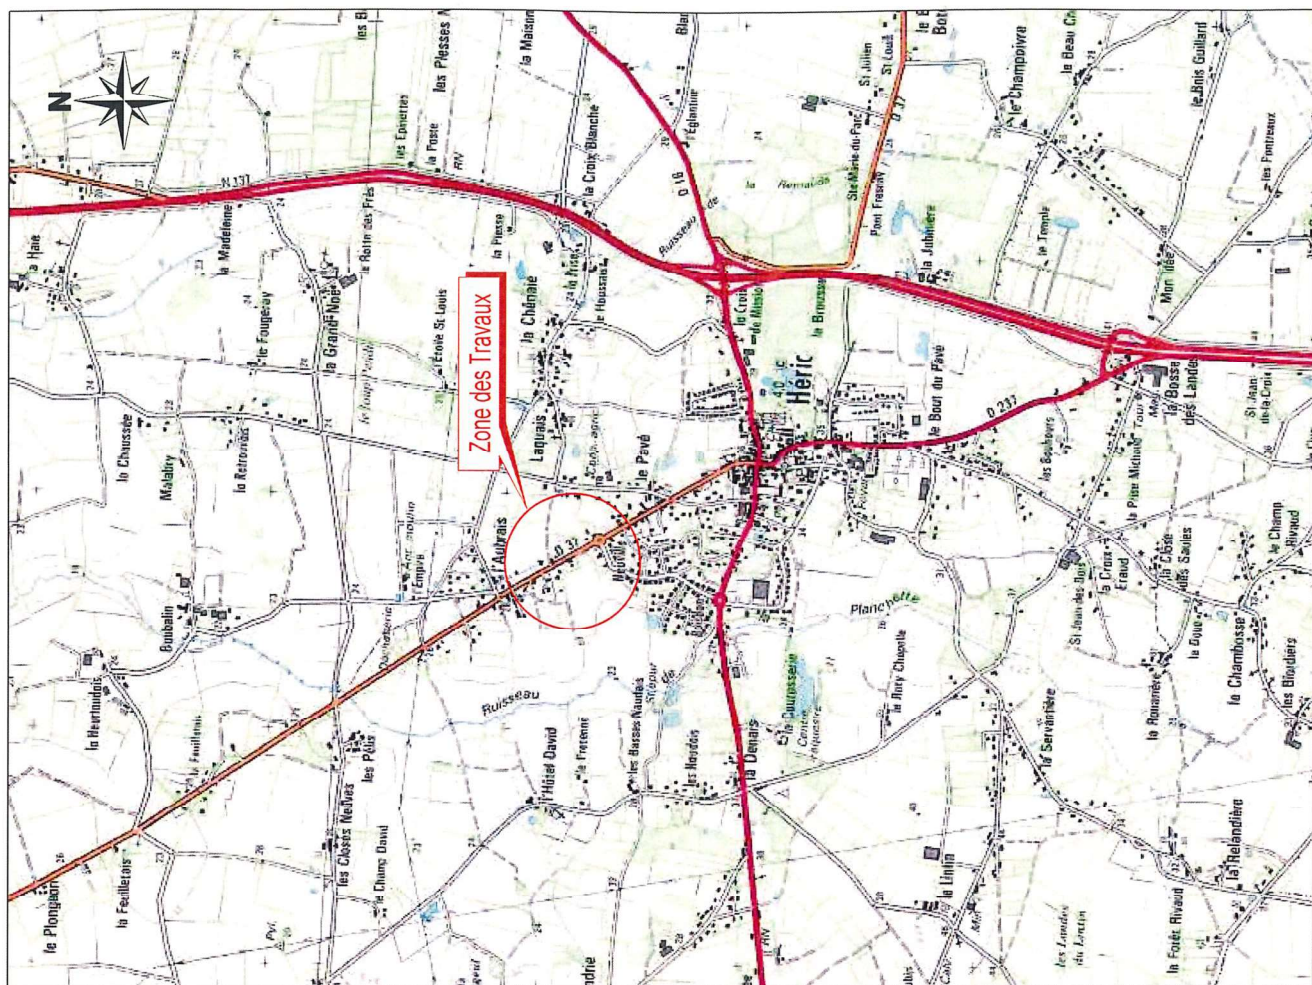

Echelle : 1/25.000

Direction Régionale Pays de la Loire
 Agence Ingénierie Délivrée
 2 Rue de la Conrète
 44700 ORVAULT



PLAN DE SYNTHÈSE

AFFAIRE ENEDIS N° : **DA271074677**

Adresse : Rue de la Forêt, 44810 Héric
 Département : Loire-Atlantique (44)

Plan N° : JPE 074677

Coordonnées Lambert 2 étendu X : 298712 Y : 2276742

INTERLOCUTEURS :	Nom	Téléphone	e-mail
Maître d'ouvrage :	DR Pays de la Loire		
Maître d'oeuvre :	Antoine SERRANO	02 28 27 50 81	antoine.serrano@enedis.fr
Bureau d'étude :	Atlantic Ingénierie - Jérémie PERAIS	07 60 45 57 04	jeremy.perais@atlantic-ingenierie.com
Entreprise de travaux :			


MODIFICATIONS	N° Indice	Demandées			Établies			Vérfiées		
		Par	Le	Par	Le	Par	Le			
Plan pour accord	A	AS	10/12/20	JP	17/02/21	FS	18/02/21			

APPROBATION DEFINITIVE ET CONTROLE QUALITE			
BUREAU D'ETUDE		MAITRE D'OEUVRE	
Nom	Date	Signature	Date
Florian SAUVAGET	18/02/2021		Antoine SERRANO

PLAN MINUTE			
ENTREPRISE DE TRAVAUX			
Nom	Date	Signature	Date

IDENTIFICATION BUREAU D'ETUDES :

3 RUE LOUIS REVAULT - CS 50165
 44802 SAINT-HERBLAIN
 Tél : 02 51 84 11 10
 Fax : 02 51 84 11 09
 INFO@ATLANTIC-INGENIERIE.COM
 WWW.ATLANTIC-INGENIERIE.COM

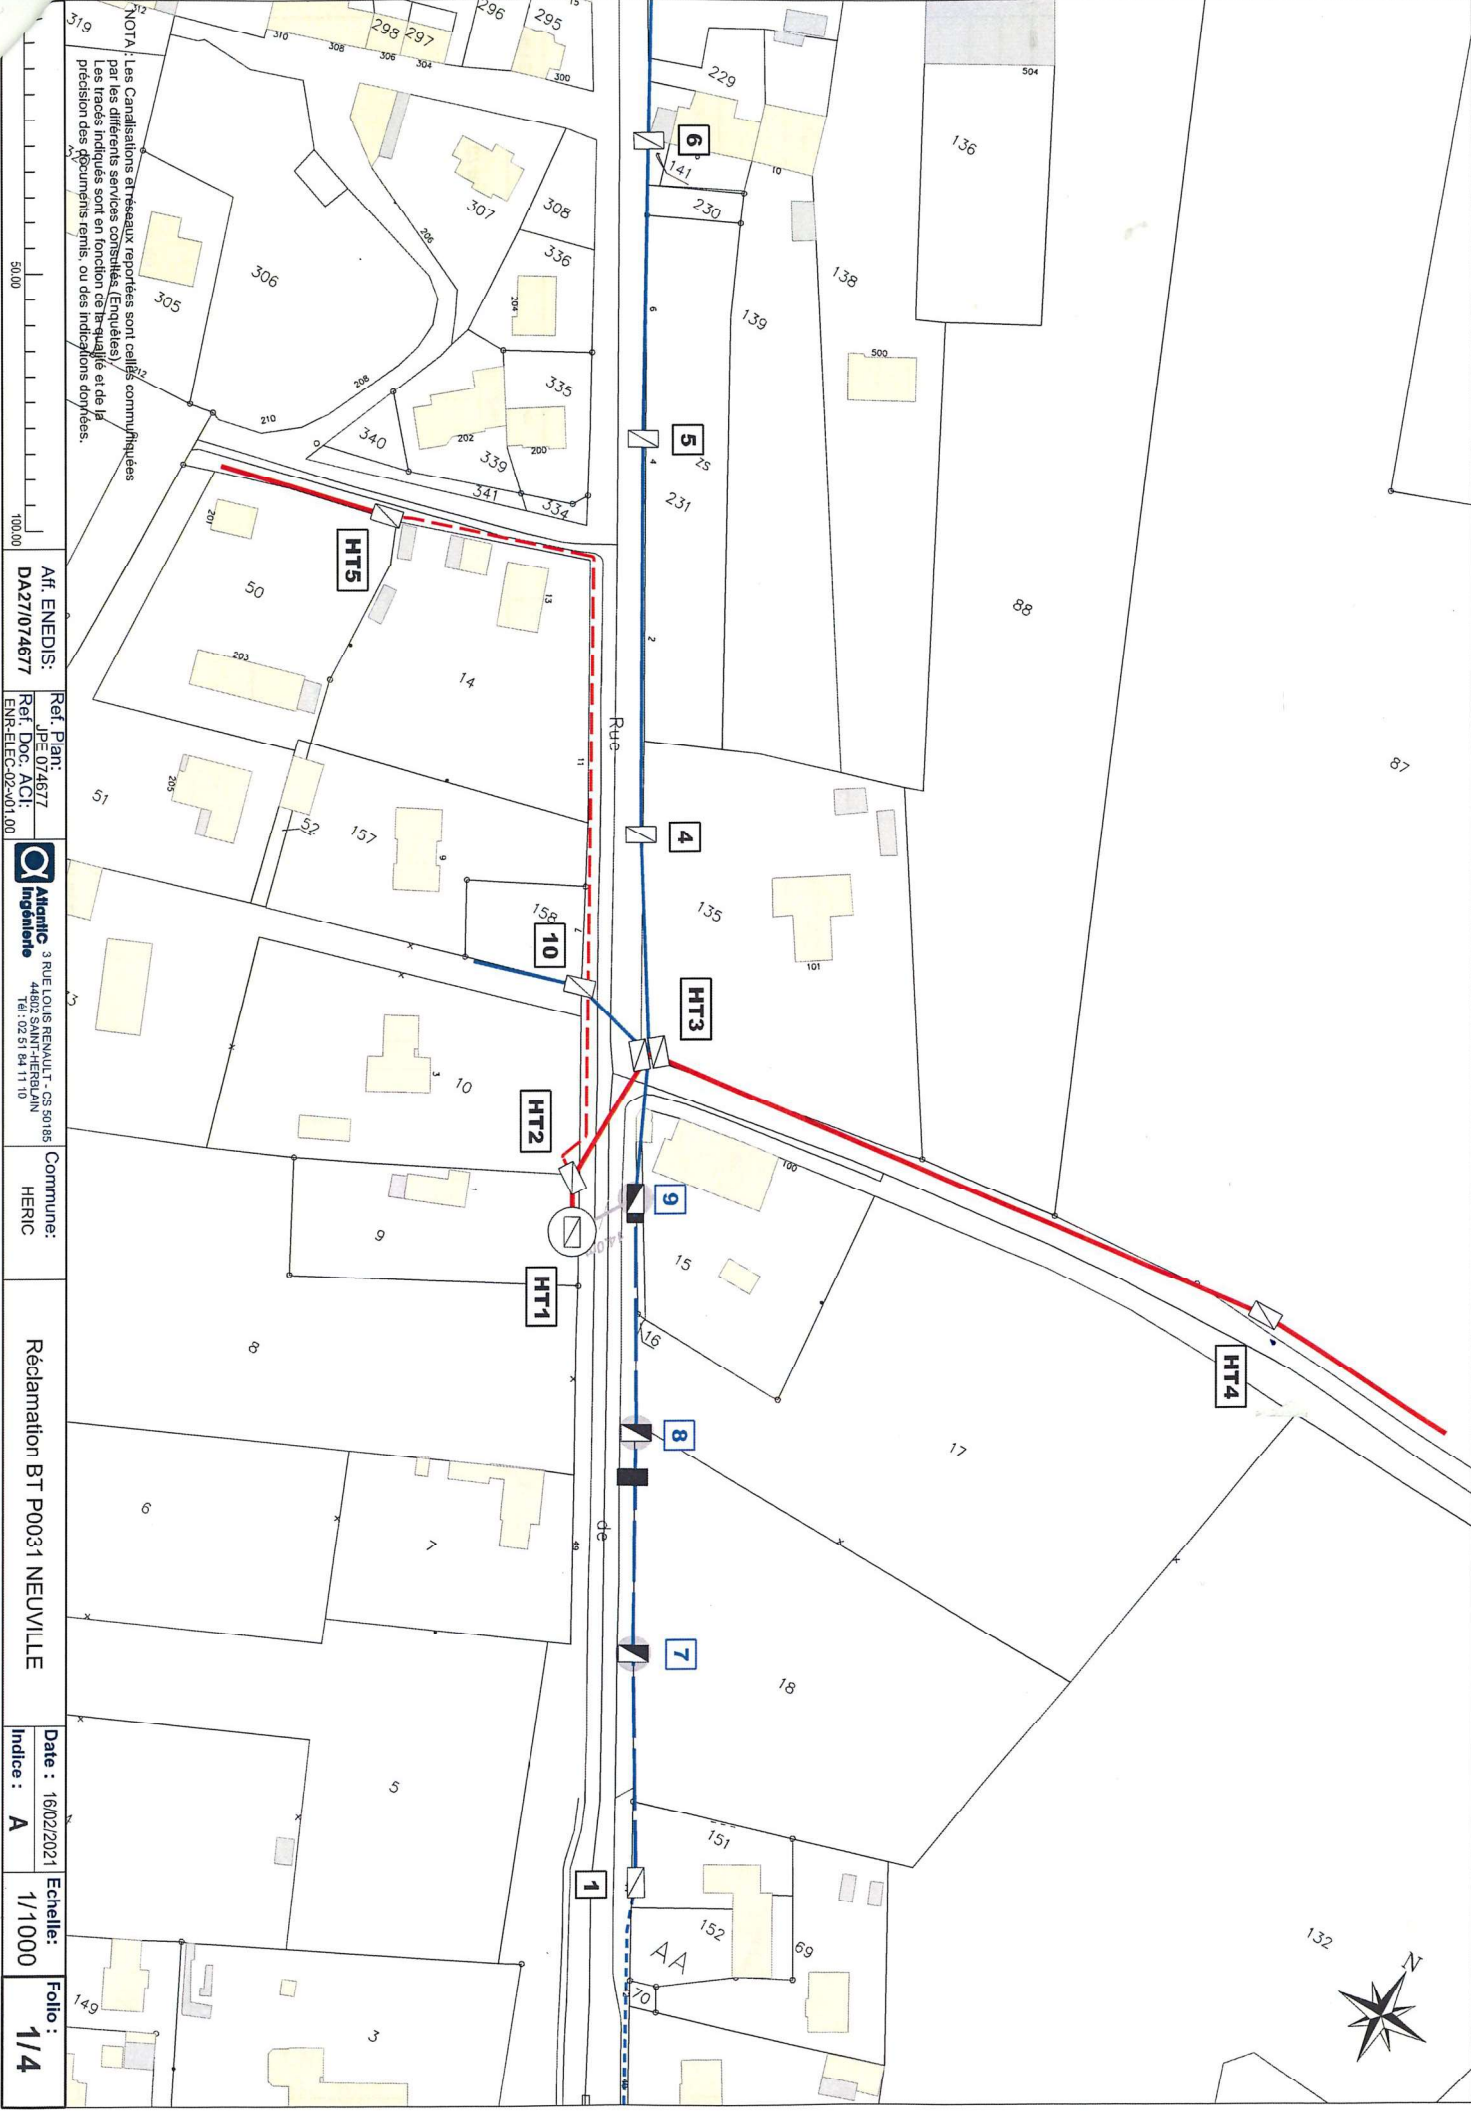

NOTA: Les Canalisations airesseaux reportees sont celles communiquées par les differents services consultés (Enquêtes). Les traces indiqués sont en fonction de la qualite et de la precision des documents remis, ou des indications donnees.

50,00
100,00

Aff. ENEDIS:
DA27/074677

Ref. Part.
JPE/074677
Ref. DDC: AOT
ENR-ELEC-02-501,00

Ataric
Ingénierie
3 RUE LOUIS RENAULT - CS 50185
44802 SAINT-HERBLAIN
Tel: 02 51 84 11 10

Commune:
HERIC


Reclamation BT P0031 NEUVILLE

Date : 16/02/2021
Indice : A


Echelle:
1/1000


Folio:
1/4



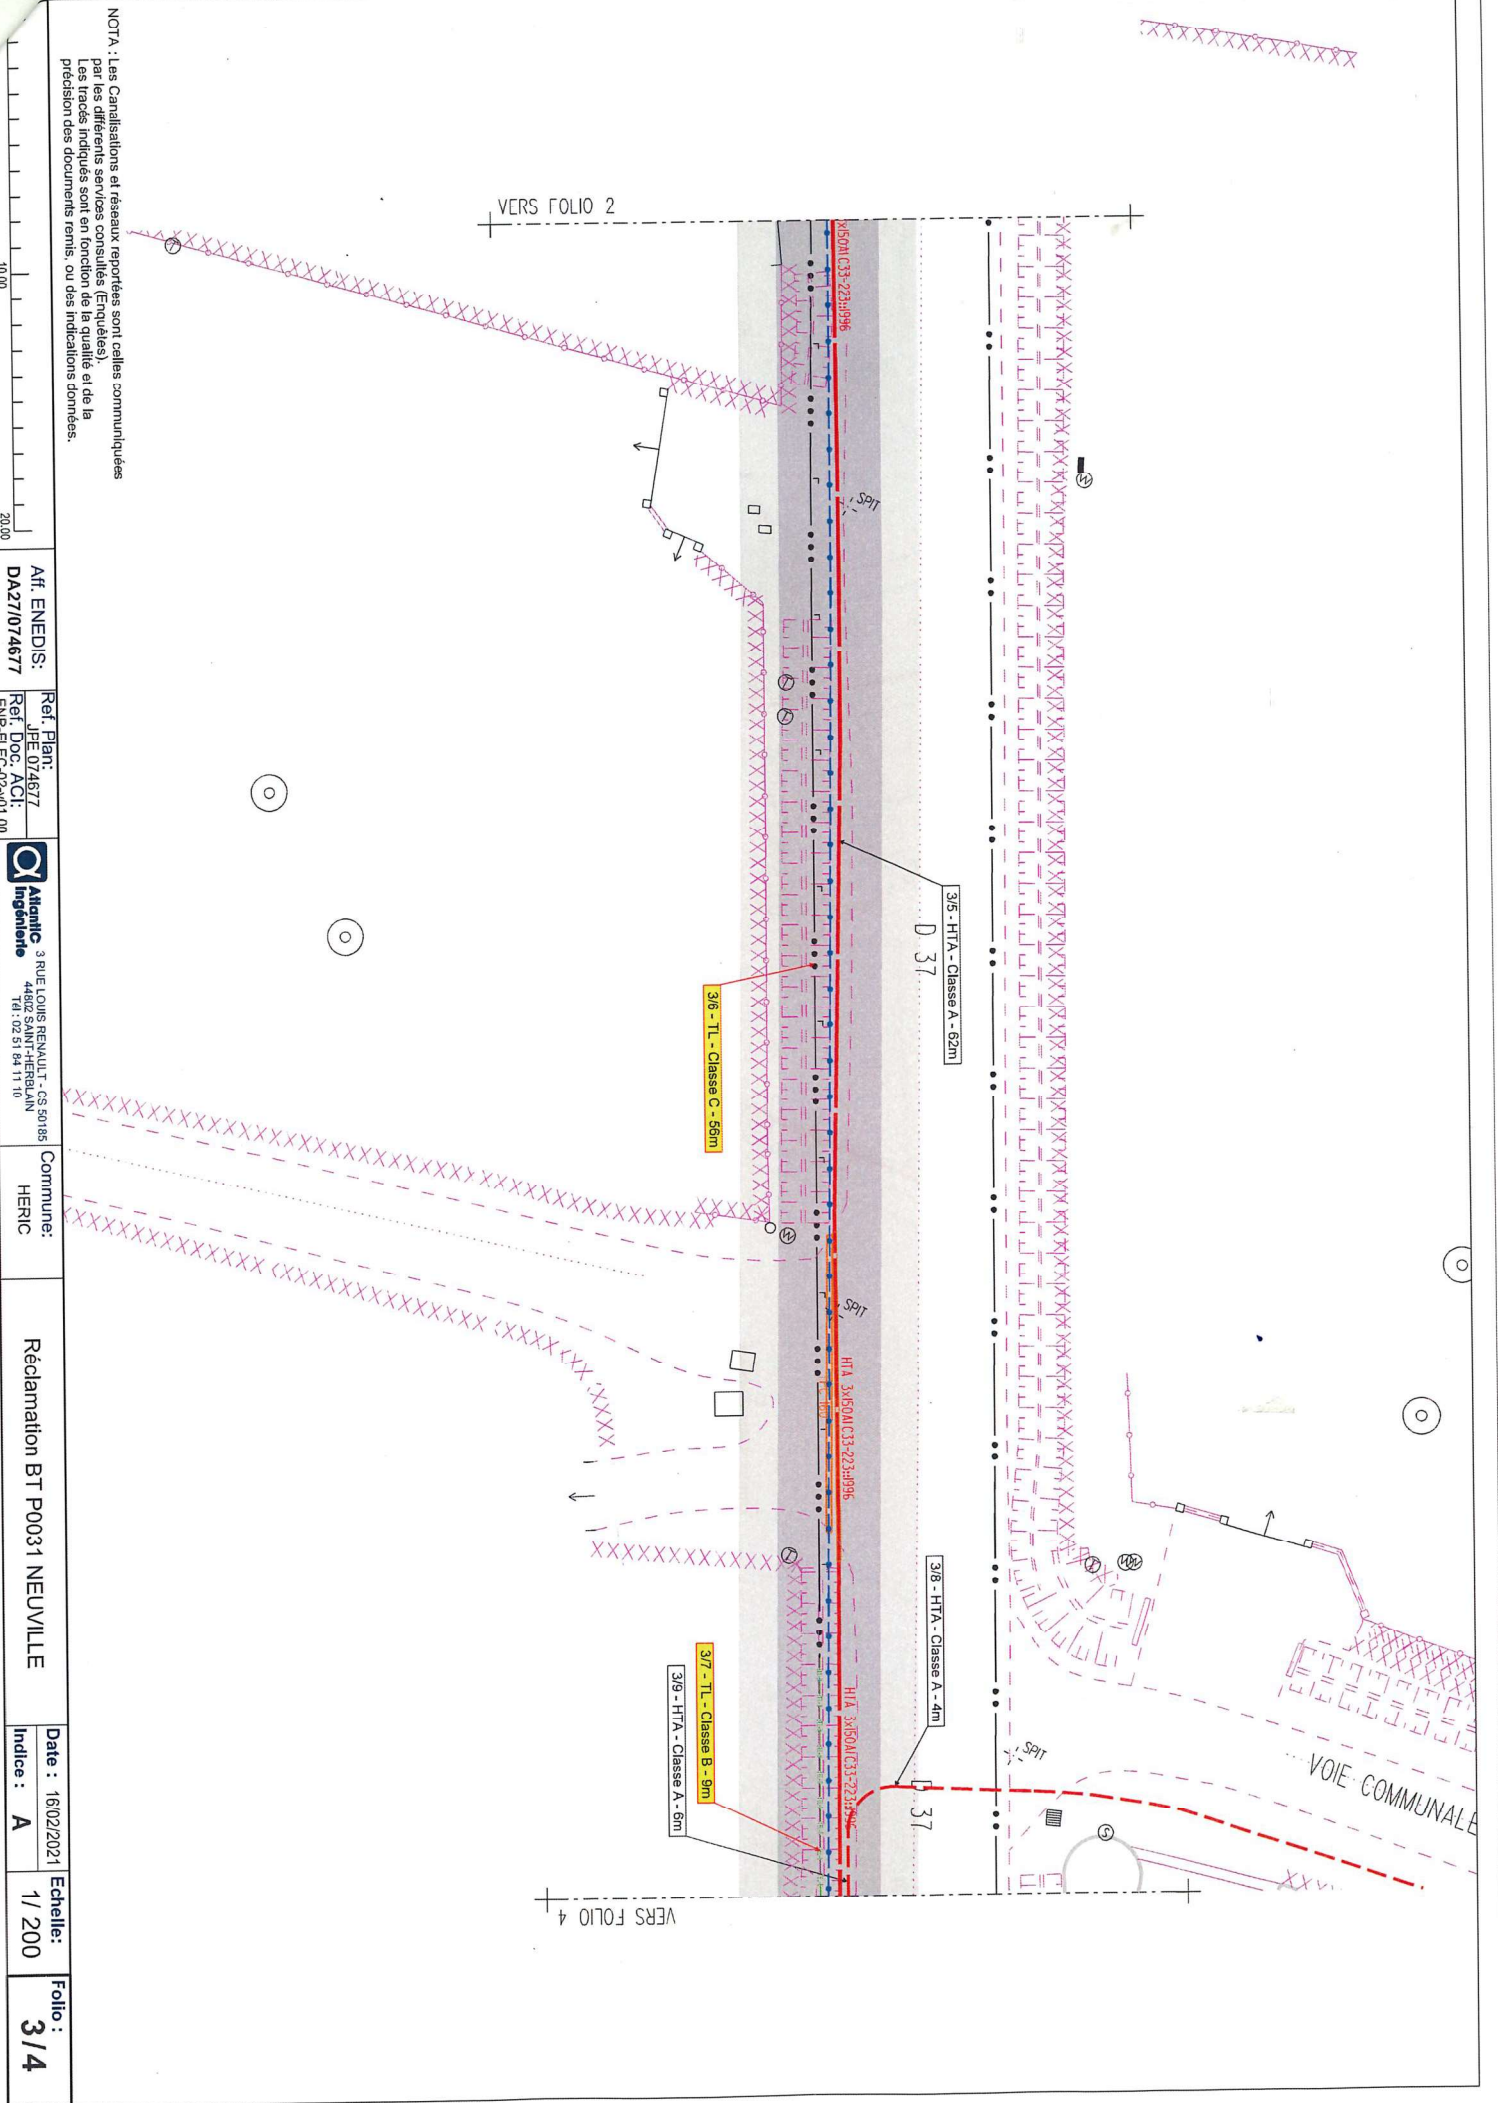

NOTA : Les Canalisations et réseaux reportées sont celles communiquées par les différents services consultés (Enquêtes). Les tracés indiqués sont en fonction de la qualité et de la précision des documents remis, ou des indications données.

Aff. ENEDIS: DA27/074677	Ref. Plan: JPE 074677 Ref. Doc. ACI: ENR-EL-EC-02-001.00	 Atlantic Ingénierie 3 RUE LOUIS RENUULT - CS 30188 44710 - 44100 - FRANCE Tél. 02 51 84 11 11	Commune: HERIC	Réclamation BT P0031 NEUVILLE	Date : 16/02/2021 Indice : A	Echelle: 1 / 200	Folio : 3 / 4
-----------------------------	---	---	-------------------	-------------------------------	---------------------------------	---------------------	------------------

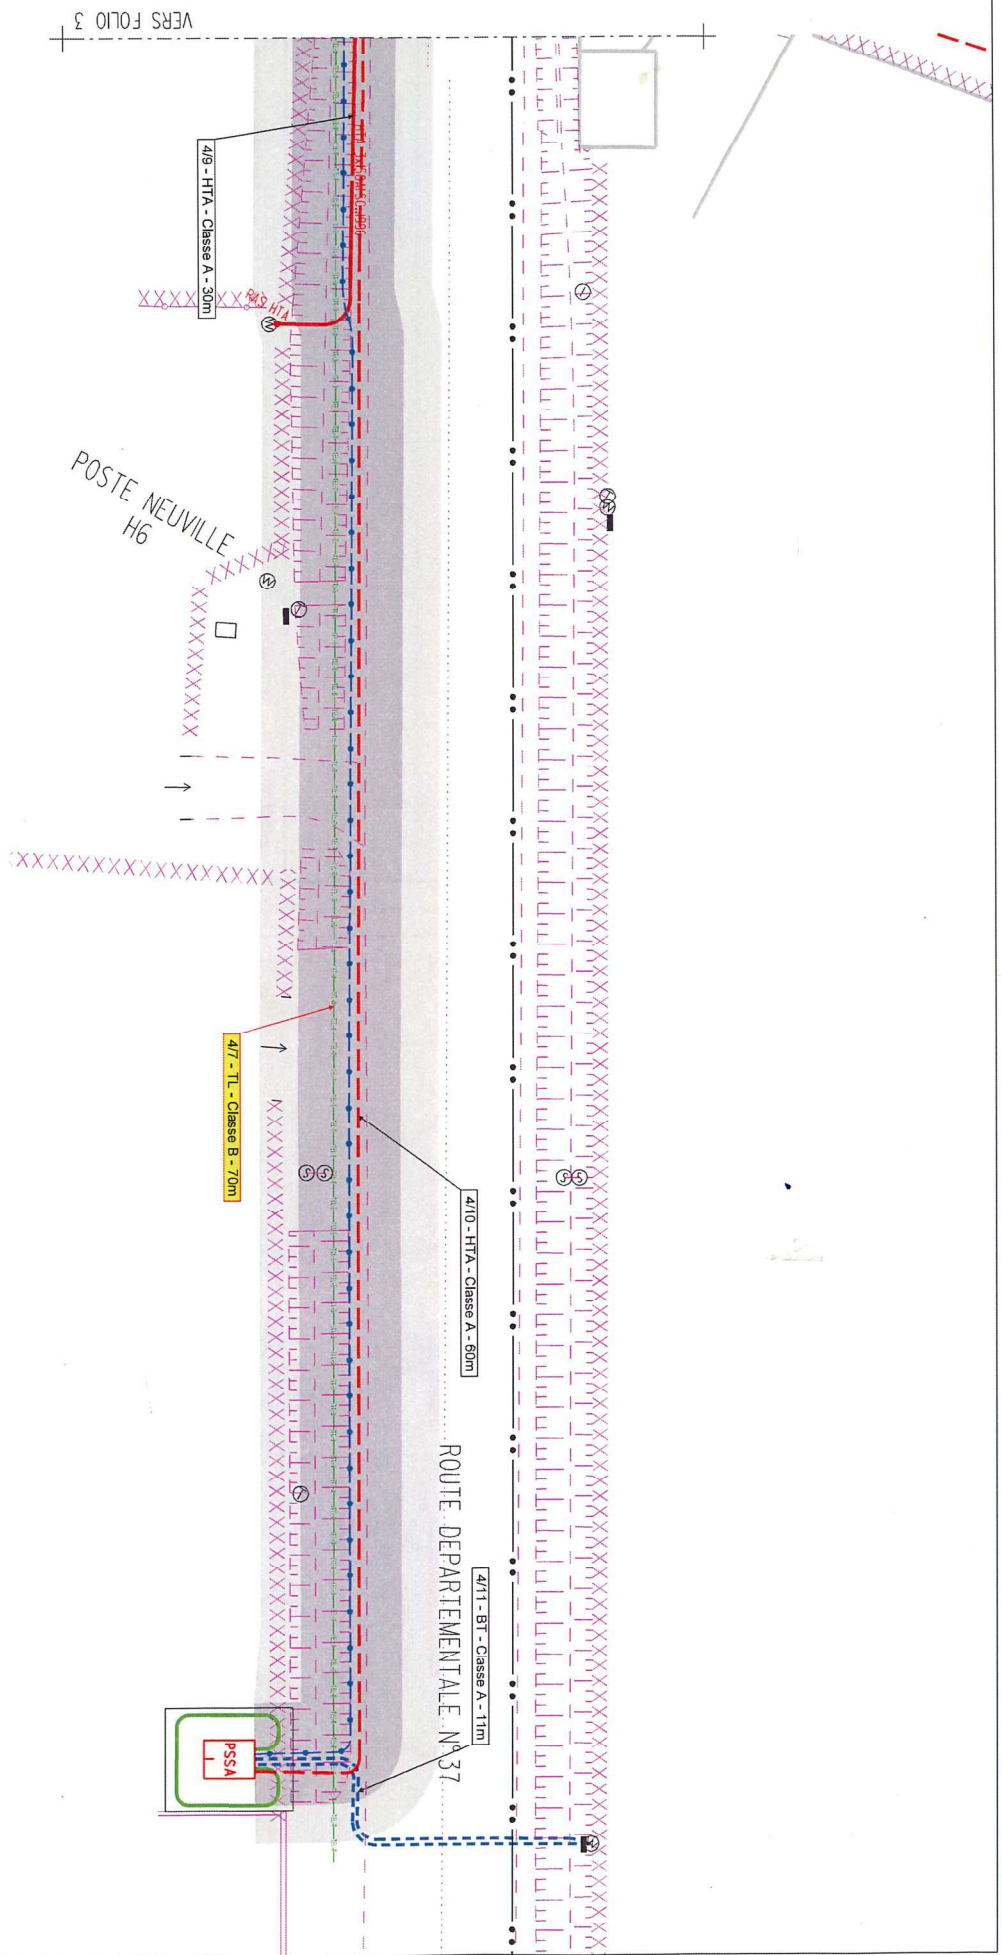

NOTA : Les Canalisations et réseaux reportées sont celles communiquées par les différents services consultés (Enquêtes). Les tracés indiqués sont en fonction de la qualité et de la précision des documents tenus, ou des indications données.



Aff. ENEDIS: DA27/074677	Ref. Plan: JPE 074677 Ref. Doc. ACI: ENR-ELEC-02-011.00	Commune: HERIC	Date : 16/02/2021	Echelle: 1/ 200	Folio : 4/4
 Atenric Ingénierie 3 RUE LOUIS RENVAULT - CS 50185 44400 ST-JEAN-DE-MONTIGNY Tél. : 02 51 94 11 90		Reclamation BT P0031 NEUVILLE			